

Zator, dnia 10.05.2012 r.

KOMUNALNY ZAKŁAD
WODOCIAGÓW I KANALIZACJI
32-640 Zator, ul. Zamkowa 4
tel. 33 841 22 28, 33 841 21 51
NIP 549-001-18-88

Firma Projektowa KONSPRO
Dariusz Obstarczyk
ul. Ceglana 3
32-600 Oświęcim













dotyczy: warunków technicznych włączenia budynku do sieci wodociągowej (Palczowice - Orlik).


Przyłącz wodociągowy należy wykonać z rur PE-50. Proponowana trasa przebiegu zaznaczona jest na rysunku. Wcięcia do istniejącego rurociągu PCV-150 należy dokonać poprzez opaskę z zasuwą Ø50.

Jeśli budynek będzie ogrzewany wodomierz należy umiejscowić w projektowanym budynku. Natomiast jeśli będzie brak ogrzewania to należy umiejscowić w studziencie betonowej na głębokości min. 1.10 m.

Jednocześnie informujemy że hydrant p-poż znajduje się w odległości mniejszej niż 75 m. od projektowanego budynku.

KIEROWNIK
Komunalnego Zakładu
Wodociągów i Kanalizacji w Zatorze
[Podpis]
ARION/WAT

-  BUDYNEK ZAPLECZA
-  BOISKO DO PIŁKI NOŻNEJ
-  BOISKO DO SIATKÓWKI I KOSZYKÓWKI
-  CIĄG PIESZO-JEZDNY
-  CHODNIKI I DOJAZDY
-  CIĄG PIESZO-ROWEROWY
-  MIEJSCA POSTOJOWE
-  ZJAZD INDYWIDUALNY
-  ZIELEŃ
-  OGRODZENIE BOISK
-  OGRODZENIE ZAPLECZA SANITARNO-SZATNIOWEGO
-  PIŁKOCCHWYT

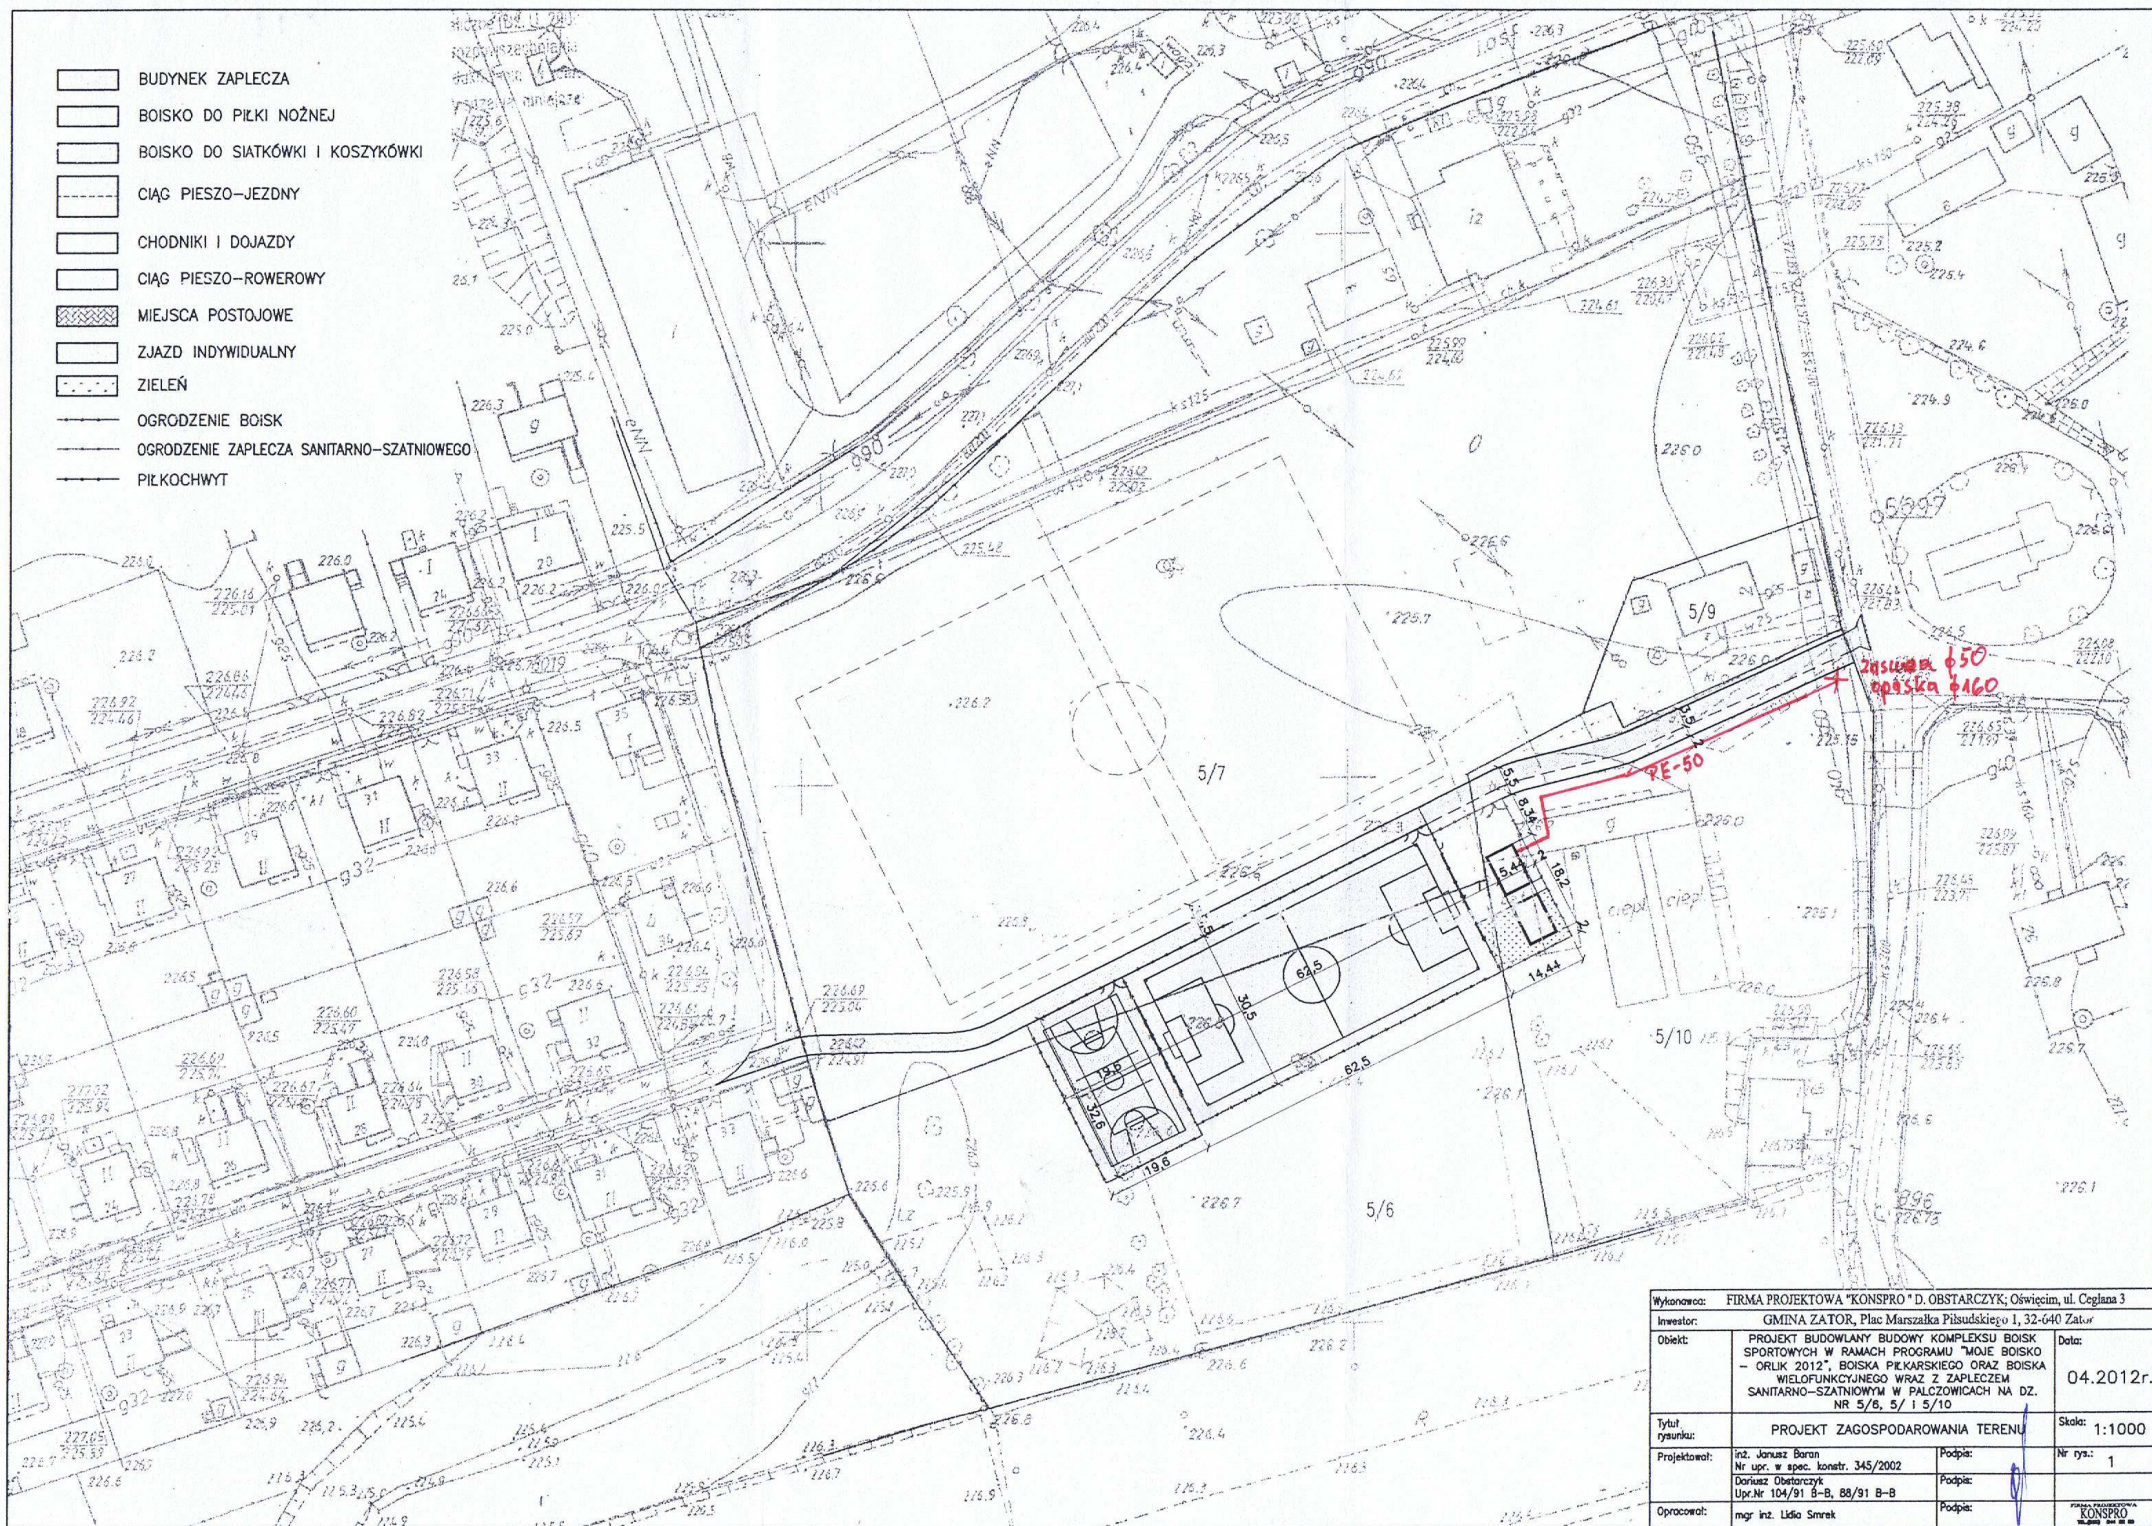

W wykonaniu:	FIRMA PROJEKTOWA "KONSPRO" D. OBSTARCZYK; Oświęcim, ul. Ceglana 3		
Inwestor:	GMINA ZATOR, Plac Marszałka Piłsudskiego 1, 32-640 Zator		
Opis:	PROJEKT BUDOWLANY BUDOWY KOMPLEKSU BOISK SPORTOWYCH W RAMACH PROGRAMU "MOJE BOISKO - ORLIK 2012", BOISKA PIŁKARSKIEGO ORAZ BOISKA WIELOFUNKCYJNEGO WRAZ Z ZAPLECZEM SANITARNO-SZATNIOWYM W PALCZOWICACH NA DZ. NR 5/6, 5/1 5/10	Data:	04.2012r.
Tytuł rysunku:	PROJEKT ZAGOSPODAROWANIA TERENU		Skala: 1:1000
Projektował:	inż. Janusz Baran Nr upr. w spec. konstr. 345/2002	Podpis:	Nr rys.: 1
Opracował:	Dariusz Obstarczyk Upz.Nr 104/91 B-B, 88/91 B-B	Podpis:	