


Rzut parteru - stan projektowany, skala 1:100

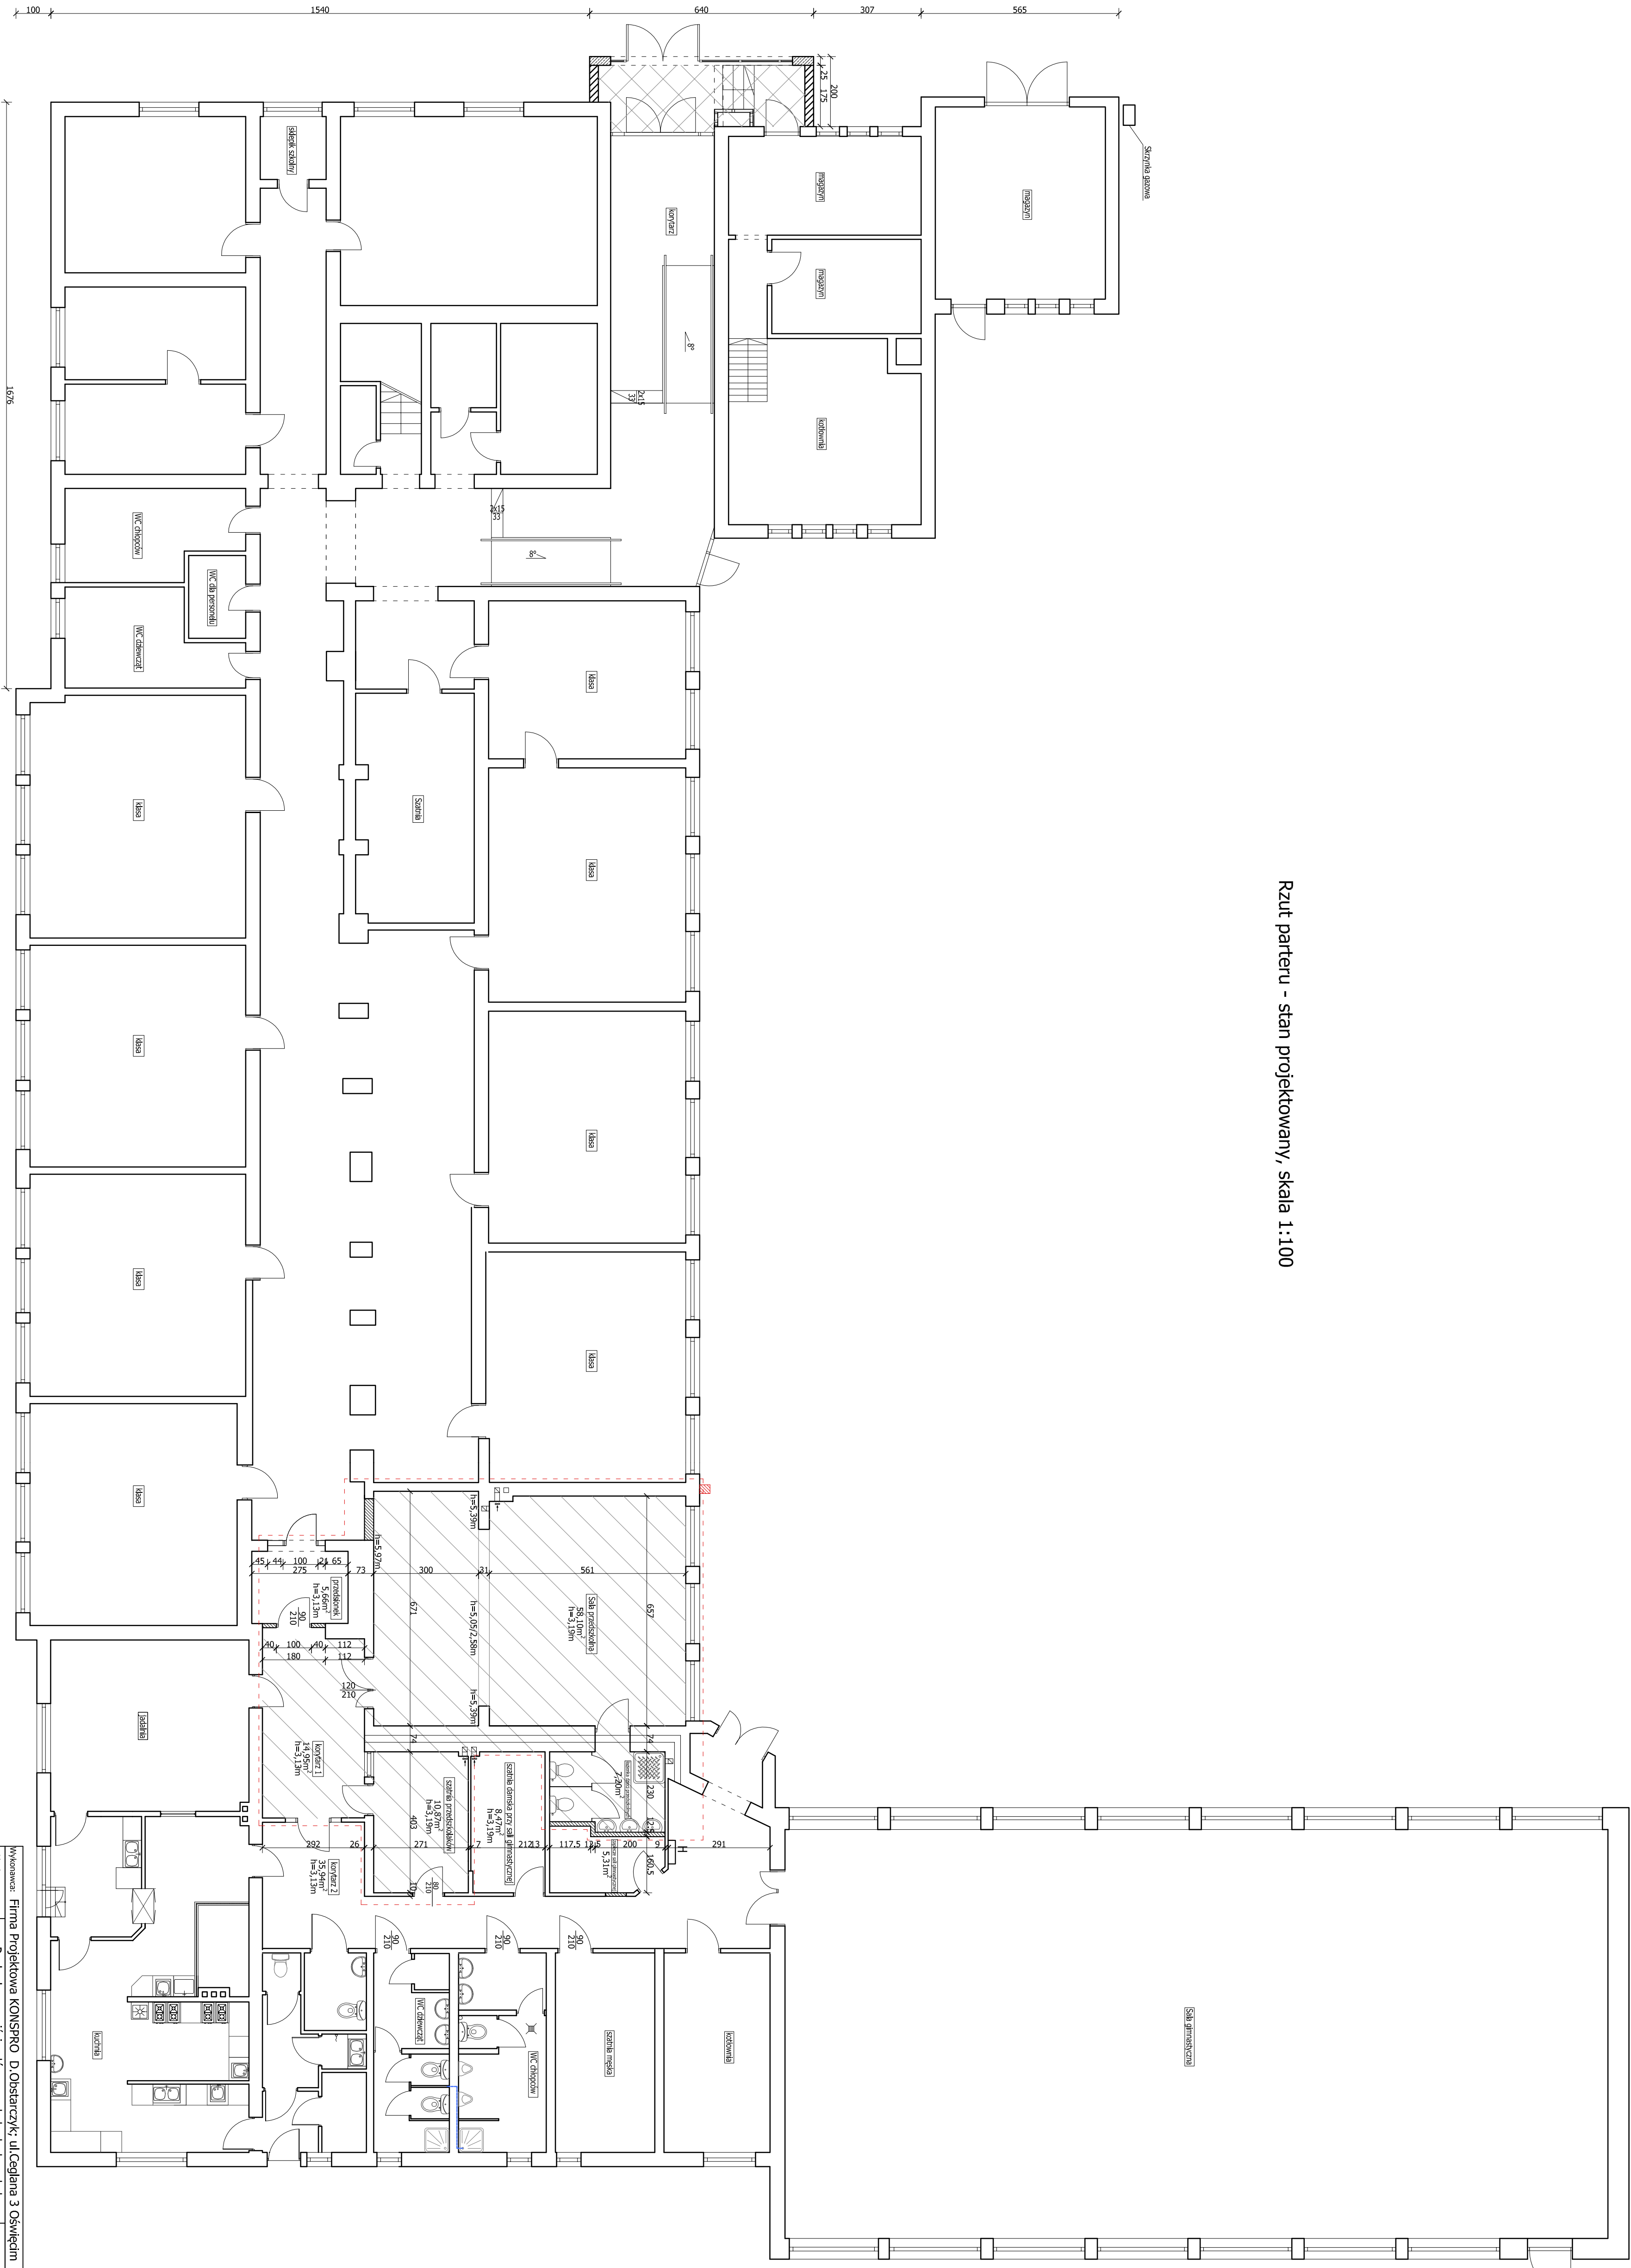

Wykonawca: Firma Projektowa KONSPRO D. Obstarczyk, ul.Ceglana 3 Oświęcim			Data: 03.2018r.
Opis: Rozbudowa wejścia głównego do budynku szkoły podstawowej w Graboszycach, przebudowa instalacji wewnętrznej gazu oraz zmiana zagospodarowania terenu obejmująca boiska sportowego na terenie szkoły, wraz z ogrodzeniem instalacją oświetlenia boiska i odwodnieniem na działce nr 559/3, Obr. 0001 Grabosze, JEW. 121309.5 Zator - obszar wiejski			
Tytuł projektu:	Rzut parteru - stan projektowany		Skala: 1:100
Projektant architektura:	mgr inż. inż. Magdalena Kajer Nr upr. w spec. arch. 35,LOK/2017	Podpis:	Nr 954: 12
Projektant konstrukcje:	mgr inż. arch. Ewa Skaręga-Słiz Nr upr. w spec. arch. 21,018/P-6	Podpis:	
Struktura:	mgr inż. w spec. konstr.-bud. SŁK/7038/PWB/17	Podpis:	
Struktura:	mgr inż. w spec. konstr.-bud. 345/2002	Podpis:	
Firma Projektowa KONSPRO D. Obstarczyk, ul.Ceglana 3 Oświęcim			