

skala 1:500

SEKCJA: 6.124.33.20.3.3, 6.124.33.25.1.1
6.124.33.20.3.4, 6.124.33.25.1.2
SKALA 1:500

POWIAT: OŚWIĘCIM
JEDNOSTKA EWID: ZATOR [121309_4]
OBREB: 4 [121309_4.0004]


**USŁUGI
GEODEZYJNO - KARTOGRAFICZNE**
mgr inż. Wojciech Marczyński
34-122 Wieprz, ul. Centralna 20
NIP 551-108-20-13 REGON 851810556
tel. 501 207 512

Nie badano służebności gruntowych.

— — — — — *zakres opracowania*
 ————— *linia obszaru zagospodarowania terenu*
 ————— *nieprzekraczalna linia zabudowy*

Wieprz, dn. 02.11.2018r.

Wykonał: 
 GEODETA NIEMRAWIONY
 Upr. zaw. 18573
 mgr inż. Wojciech Marczyński

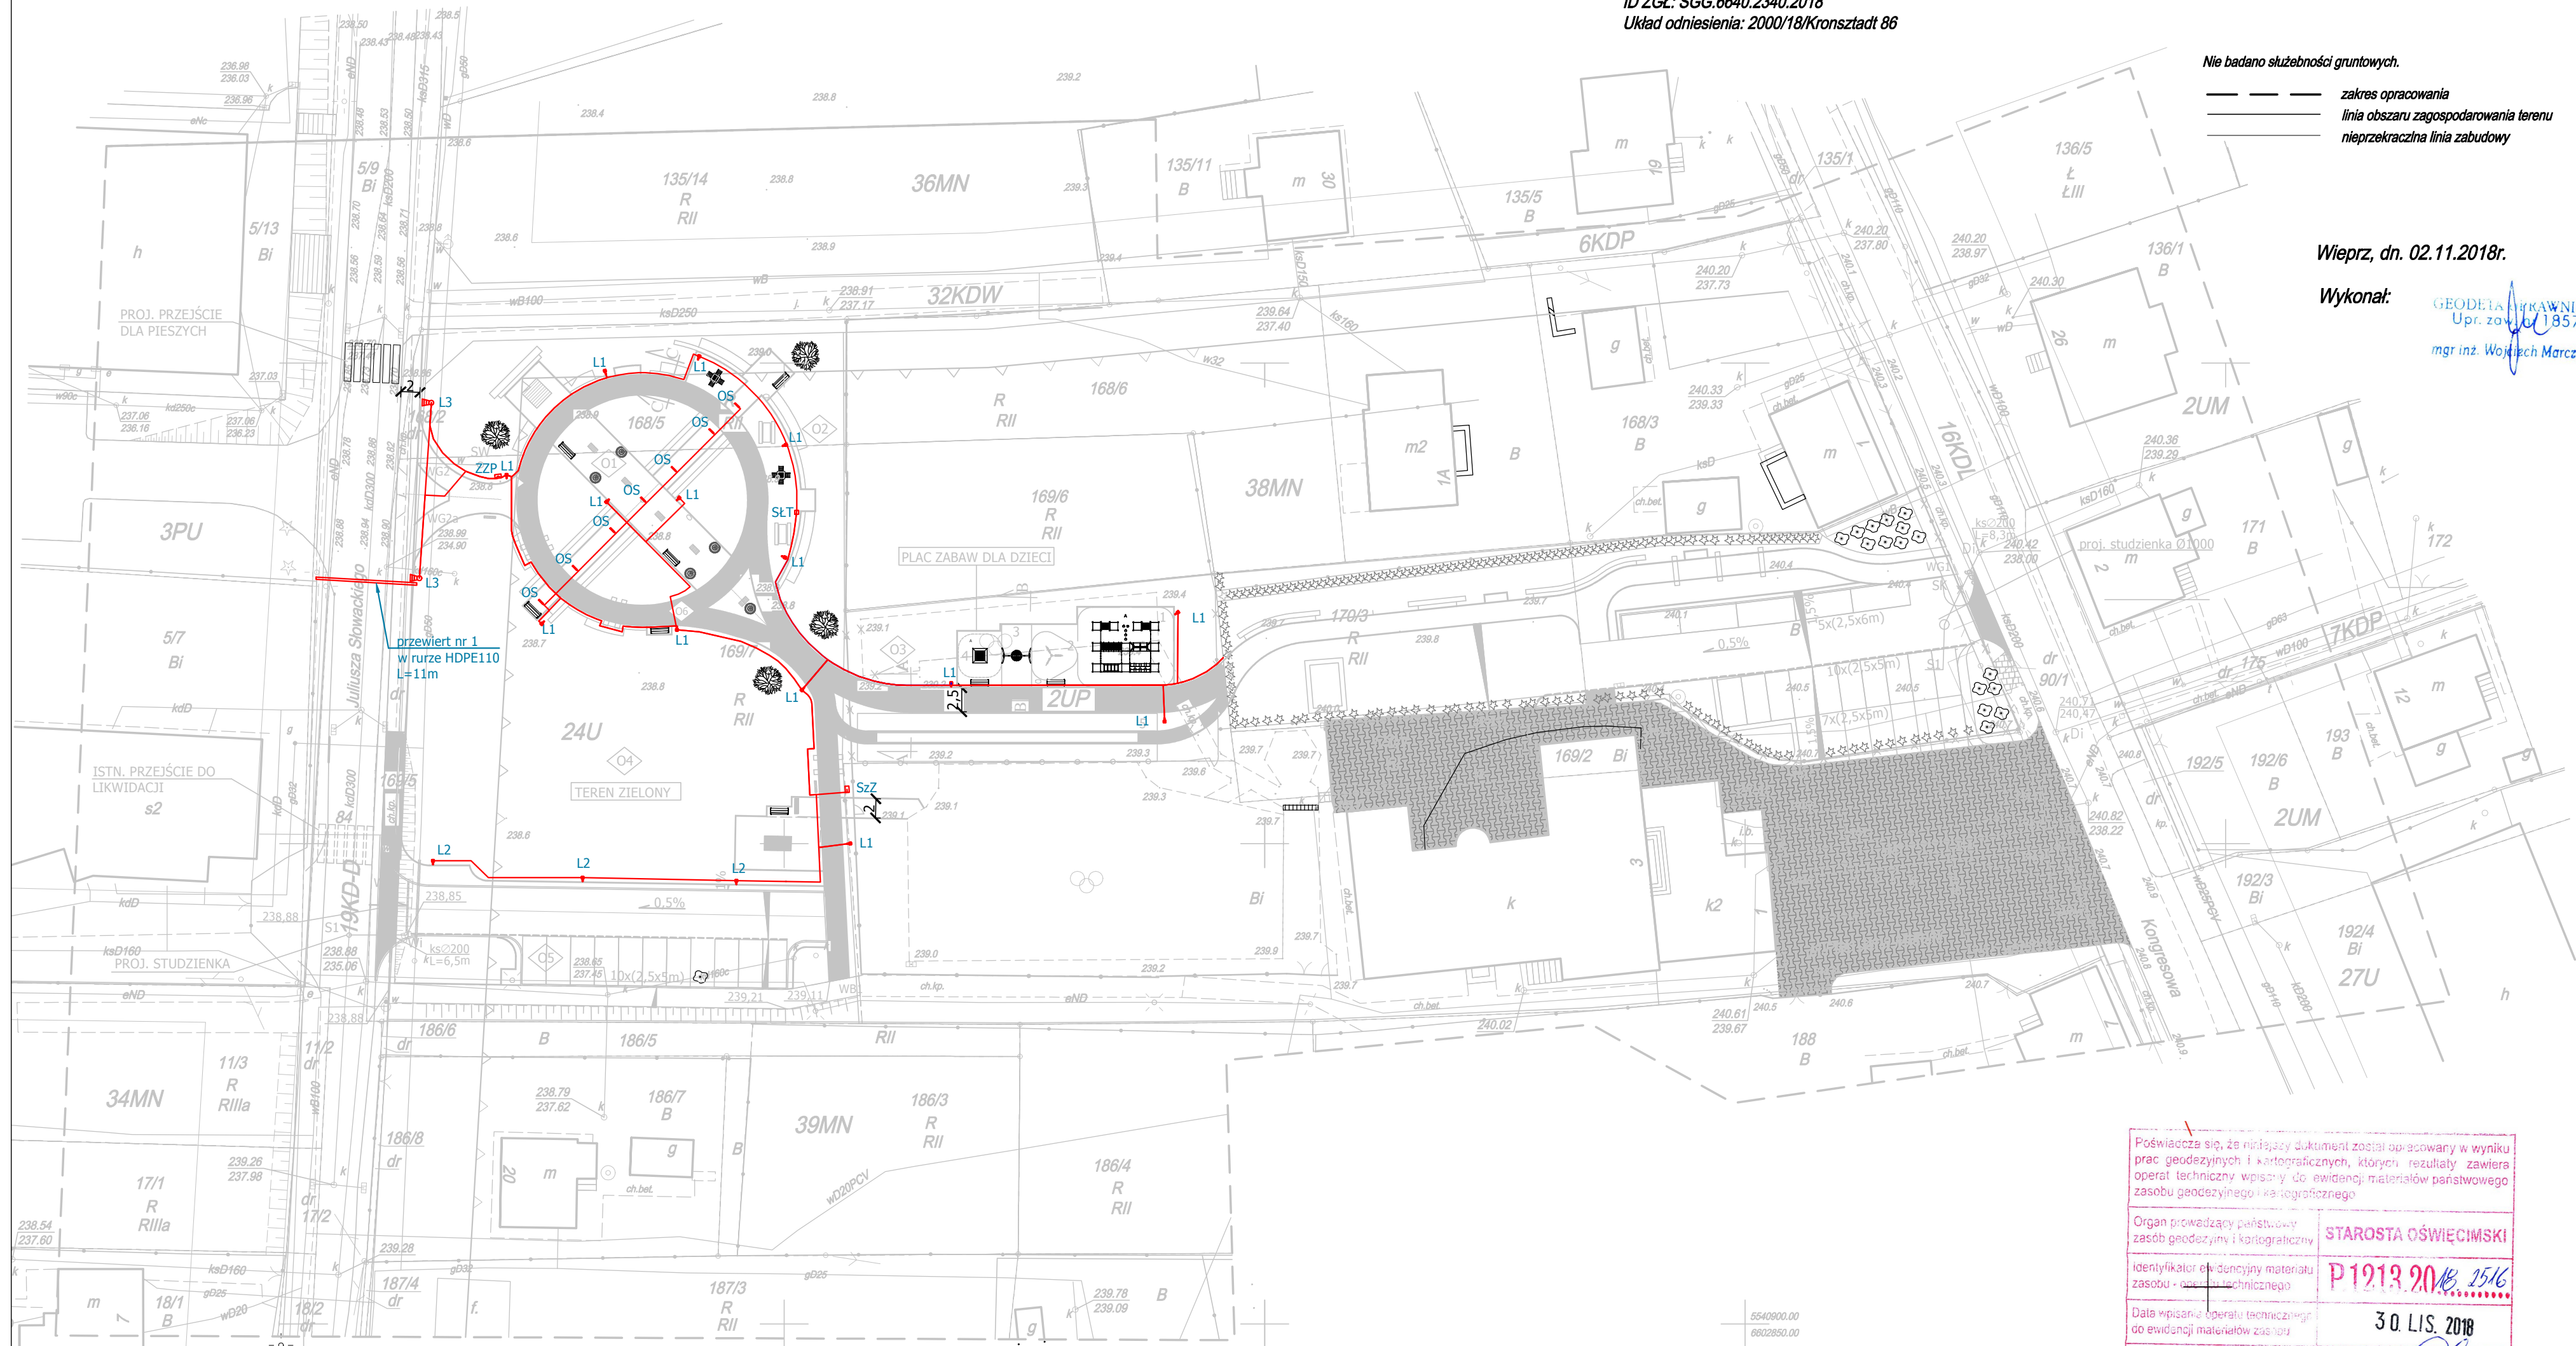

<p>Poświadcza się, że niniejszy dokument został sporządzony w wyniku prac geodezyjnych i kartograficznych, których rezultaty zawiera operat techniczny wpisany do ewidencji materiałów państwowego zasobu geodezyjnego i kartograficznego</p>	
<p>Organ prowadzący państwowy zasób geodezyjny i kartograficzny</p>	<p>STAROSTA OŚWIECIMSKI</p>
<p>Identyfikator operacji i techniczny materiał zasobu - numer techniczny</p>	<p>P1213.2018.1516</p>
<p>Data wpisania operatu technicznego do ewidencji materiałów zasobu</p>	<p>30. I. 2018</p>
<p>Imię, nazwisko i podpis osoby reprezentującej organ</p>	<p><i>[Podpis]</i> Bogusław Jurek</p>

SGG.6642.6272.2018 w Wydziale Geodezji, Kartografii i Geodezji Niemożności

w	SIĘĆ WODOCIĄGOWA
e	KABLE ENERGETYCZNE
kd	KANALIZACJA DESZCZOWA
ks	KANALIZACJA SANITARNA
g	SIĘĆ GAZOWA
	GRANICE WŁASNOŚCI
170/3	NUMER DZIAŁKI
	OGRODZENIE
☆	DRZEWA
□	ISTNIEJĄCE BUDYNKI
■	ISTN. UTWARDZENIE
Di	STUDNIE KANALIZACJI DESZCZOWEJ

- L1 ➤ LATARNIE OŚWIEPLENIA PARKOWEGO - TYP 1 - 14szt.
- L2 ➤ LATARNIE OŚWIEPLENIA PARKOWEGO - TYP 2 - 3 szt.
- L3 ➤ LATARNIE OŚWIEPLENIA DROGOWEGO - 2szt.
- OS ➤ OPRAWY ŚWIETLNE W KOSTCE BRUKOWEJ L=62,5cm - 7szt.
- ZZP ➤ ZŁĄCZE ZASILAJĄCE POŚREDNIE

 e ZASILANIE KABLEM ENERGETYCZNYM

Wynawzca: Firma Projektowa KONSPRO D.Obstarczyk; ul.Ceglana 3 Oświęcim			
Objekt:	ZAGOSPODAROWANIA PRZESTRZENI PUBLICZNEJ PRZY UL. SŁOWACKIEGO W ZATORZE NA CELE KULTURY, WYPOCZYNKU, REKREACJI I INNYCH FUNKCJI MIEJSKICH		Data: I.2020r.
	NA DZIAŁKACH 168/2, 168/5, 169/5, 169/7, 8, 5/9, OB. NR 0004 ZATOR, JEDN.EW. 121309_4, ZATOR		
Tytuł rysunku:	PLAN ZAGOSPODAROWANIA TERENU - INSTALACJE ELEKTRYCZNE		Skala: 1:500
Projektował:	mgr inż. Paweł Bania Nr upr. w spec. instal. elektr. SLK/7368/PBE/17	Podpis:	Nr rys.: 1
	mgr inż. Robert Pindel Nr upr. w spec. instal. elektr. SLK/8605/PBE/19	Podpis:	
			FIRMA PROJEKTOWA KONSPRO