


MAPA DO CELÓW PROJEKTOWYCH


Skala: 1:500

województwo: młopolskie
powiat: oświęcim
gmina: Zator-obsczr wiejski
obręb nr: 0006, Podolisz
identyfikator działki: 121309.3.0006.106/2
121309.3.0006.106/3
121309.3.0006.106/4
121309.3.0006.135

ID: SGG.6640.51.2018
sekcja 2000: 6.124.33.15.1.1
6.124.33.15.1.3
Układ współrzędnych – "2000"
Poziom odniesienia wysokości: kronsztadt 86.

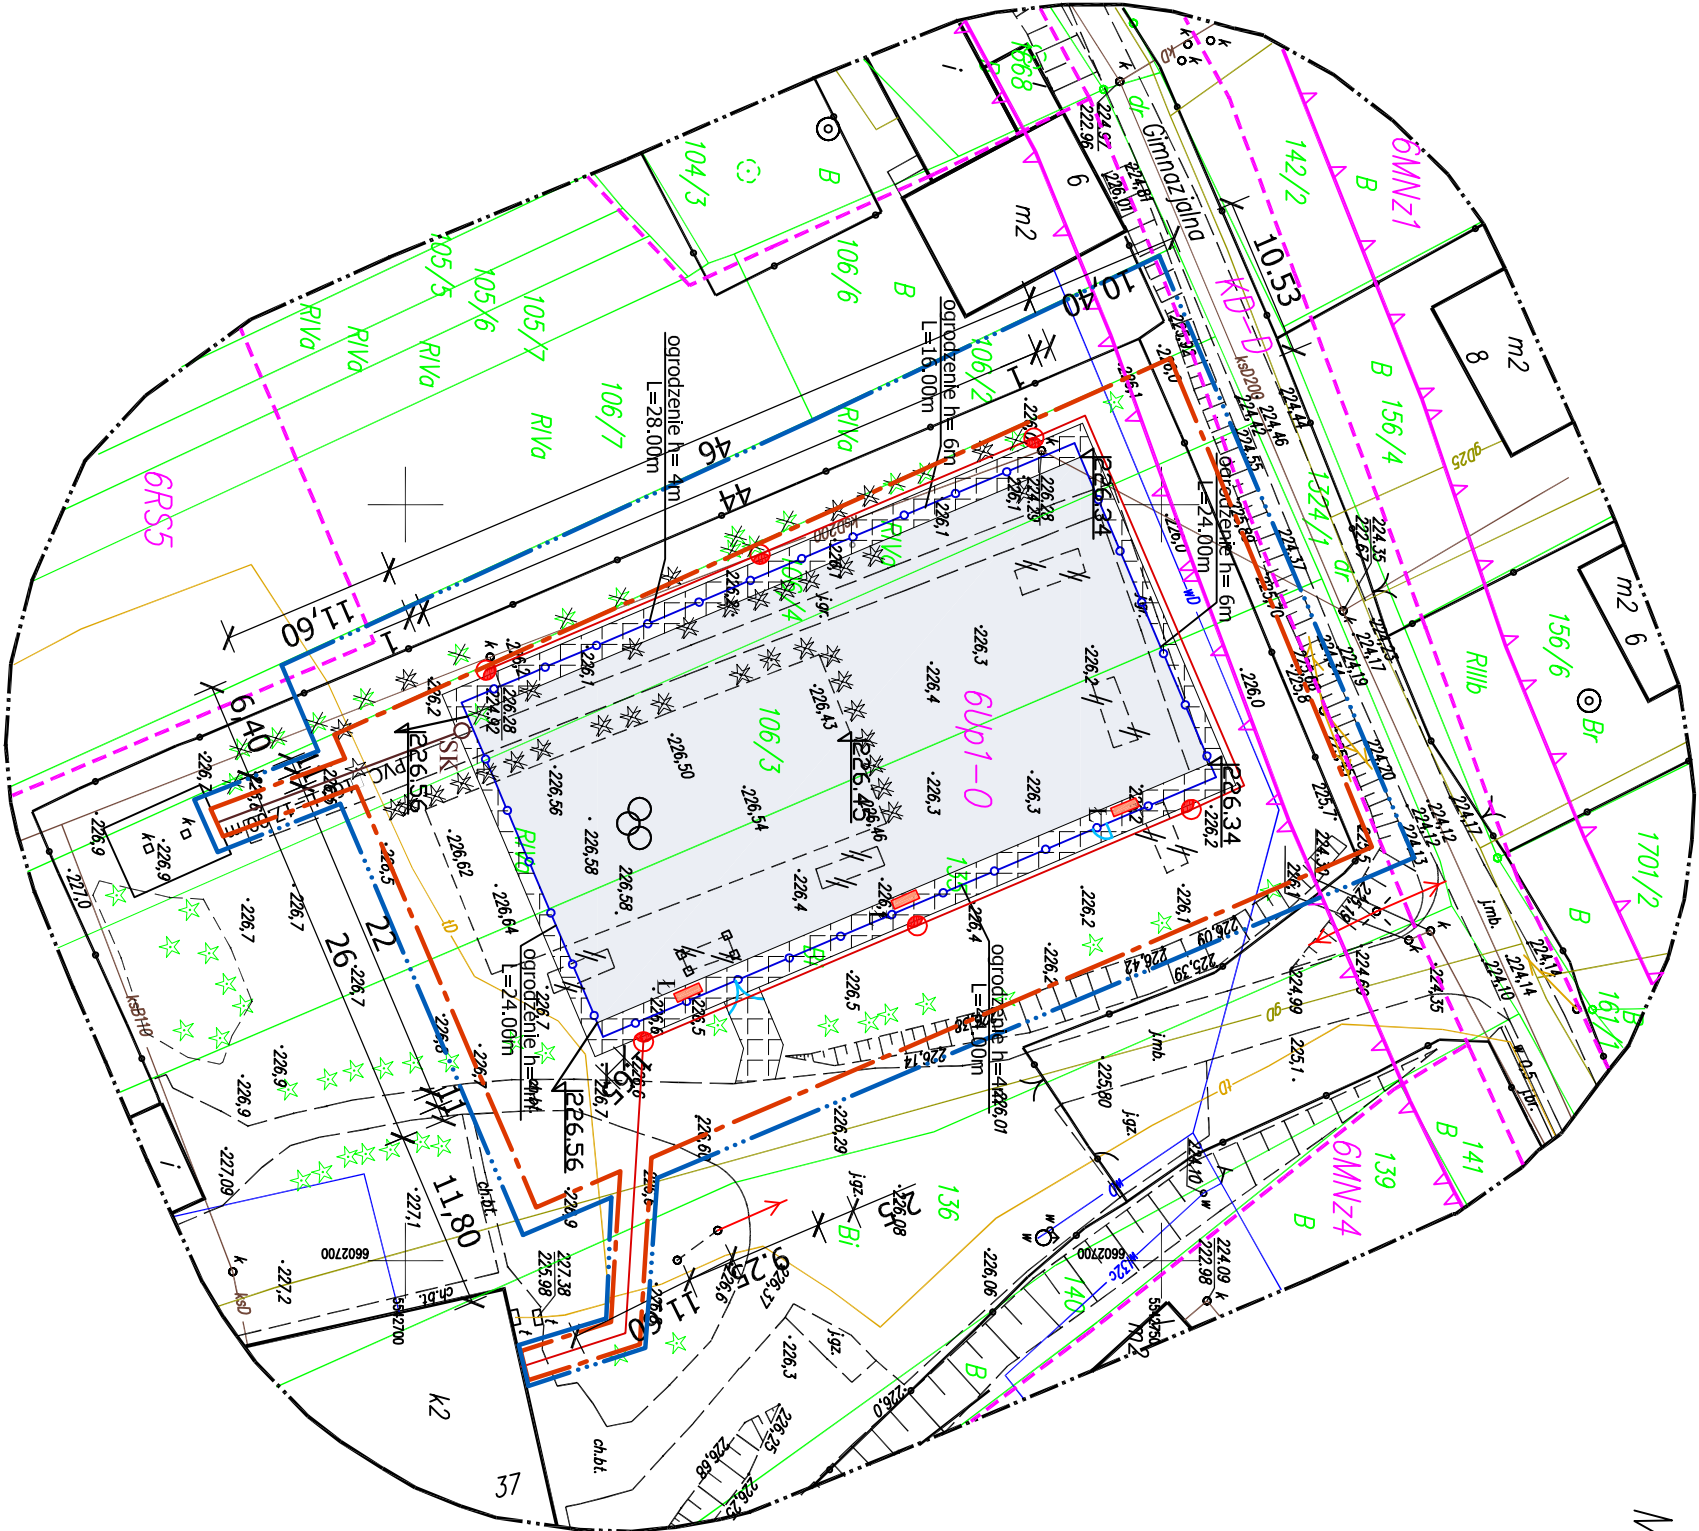

- nieprzekraczające linie zabudowy
 - linie rozgraniczające tereny o różnym przeznaczeniu lub różnych zasobach zagospodarowania
 - granica obszaru objętego aktualizacją
- Wykonat dnia 30.01.2018 r.

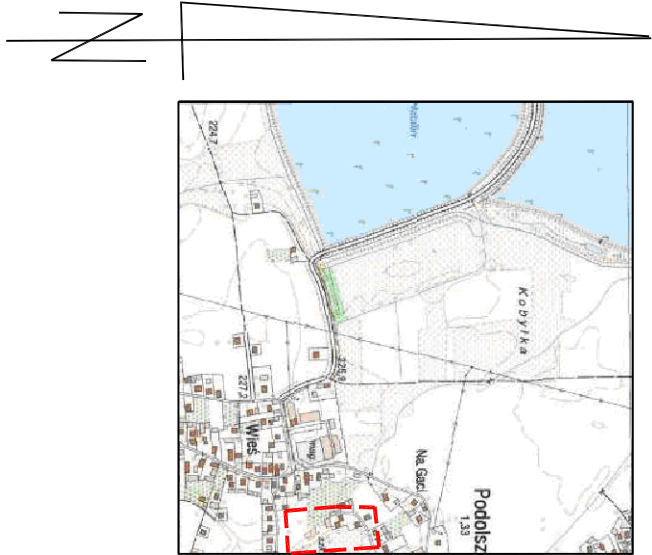

PLAN ZAGOSPODAROWANIA TERENU
skala 1:500

LEGENDA

Elementy istniejące:

- 106/7
- GRANICE WŁASNOŚCI
- SIĘĆ GAZOWA
- SIĘĆ ENERGETYCZNA NAPOWIETRZNA
- SIĘĆ WODOCIĄGOWA
- SIĘĆ KANALIZACYJNA SANITARNA
- SIĘĆ TELETECHNICZNA
- SIĘĆ OGRODZENIE DZIAŁKI
- IST. INFRASTRUKTURA BOISKA SPORTOWEGO
- IST. BUDYNKI

Elementy projektowane:

- PROJEKTOWANY PIŁKOCHEWYT
- BOISKO WIELOFUNKCYJNE - NAW. POLIURETANOWA 22.00m x 44.00 m
- BRAMIA (2.5m) I FURTKA (1m) W OGRODZENIU BOISK
- PROJEKTOWANA KANALIZACJA
- PROJEKTOWANA STUDNIA KANALIZACYJNA
- PROJEKTOWANA INSTALACJA ELEKTRYCZNA
- PROJEKTOWANE OŚWIETLENIE
- LAWKA POJEDYŃCZA
- DRZEWA DO LIKWIDACJI
- UTWARDZENIE TERENU - KOSZKA BRUKOWA
- TEREN OBJĘTY WNIOSKIEM
- ZASIĘG ODDZIAŁYWANIA PRZEDSIĘWZIĘCIA
- ELEMENTY BOISKA DO LIKWIDACJI

POTWIERDZAM ZGODNOŚĆ PODKŁADU MAPOWEGO
Z ORYGINAŁEM PRZYJĘTYM DO ZASOBÓW

Wykonawca:	Firma Projektowa KONSPRO Dariusz Obszarzyk, ul.Ceglana 3 Oświęcim	
Objekt:	PRZEBUDOWA BOISKA SPORTOWEGO PRZY ZESPOLE SZKOLNO-PRZEDSZKOLNYM W PODOLISZU na działce 106/4,106/3,106/2,135,136 obr. 0006 Podolisz, Jedn. ew. 121309_5, Zator-ob. wiejski	Data: 02.2018 r.
Tytuł rysunku:	PLAN ZAGOSPODAROWANIA TERENU	Skala: 1:500
Projektował	Dariusz Obszarzyk Upr. w spec. arch. nr 104/91 B-B Upr. w spec. kons.-bud. nr 88/91 B-B	Podpis:
	mgr inż. Michał Obszarzyk Upr. w spec. kons.-bud. SLK/7038/PWBKb/17	Podpis:
	mgr inż. Piotr Fojta Upr. w spec. elektr. SLK/2610/PWOE/09	Podpis:
	mgr inż. Sławomir Płonka Upr. w spec. elektr. SLK/2610/PWOE/09	Podpis:
Opracował	Marek Zemlak	Podpis:
		FIRMA PROJEKTOWA KONSPRO ul.Ceglana 3 0-0500 OŚWIĘCIM