



Legenda:

- zakres aktualizacji map do celów projektowych
- układ arkuszy map do celów projektowych

**MA.C.RO INŻYNIERIA**  
PRACOWNIA INŻYNIERSKA  
NIP 734-123-64-11  
REGON 122880297  
www.macroinzynieria.pl

**BIURO:**  
os. Murownia 115  
32-089 Bębło  
email: macroinzynieria@onet.pl  
tel.: +48 501 314 408

PROJEKTOWANIE - KOSZTORYSOWANIE - NADZÓR

**Nazwa i adres inwestycji:**  
"Budowa kanalizacji sanitarnej w miejscowości Grodzisko, Graboszyce, Laskowa gm. Zator."  
Zasilanie elektryczne pompowni (tłoczni) ścieków sanitarnych. Obiekt P1 i P2.

**Inwestor:**  
Gmina Zator  
Plac Marszałka Józefa Piłsudskiego 1  
32-640 Zator

**Faza:**  
Projekt budowlany

**Branża:**  
Elektryczna

**Projektant:**  
mgr inż. Wiesław Korbanek  
upr. nr RP-Upr. 59/93 sieci elektr.

**Sprawdzający:**  
inż. Jerzy Pyk  
upr. nr RP-Upr. 28/93 sieci elektr.



**Nazwa rysunku:**  
Orientacja



**Data opracowania:**  
wrzesień 2019r.

**Skala:**  
1:10000



**Nr rysunku:**  
01

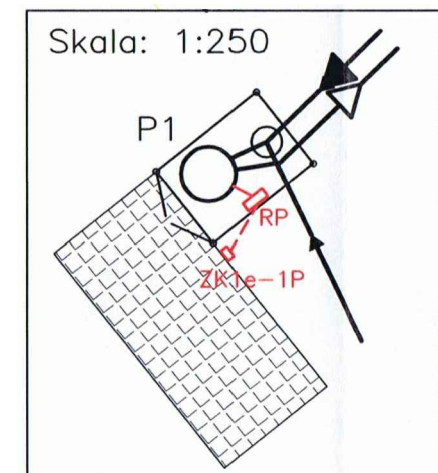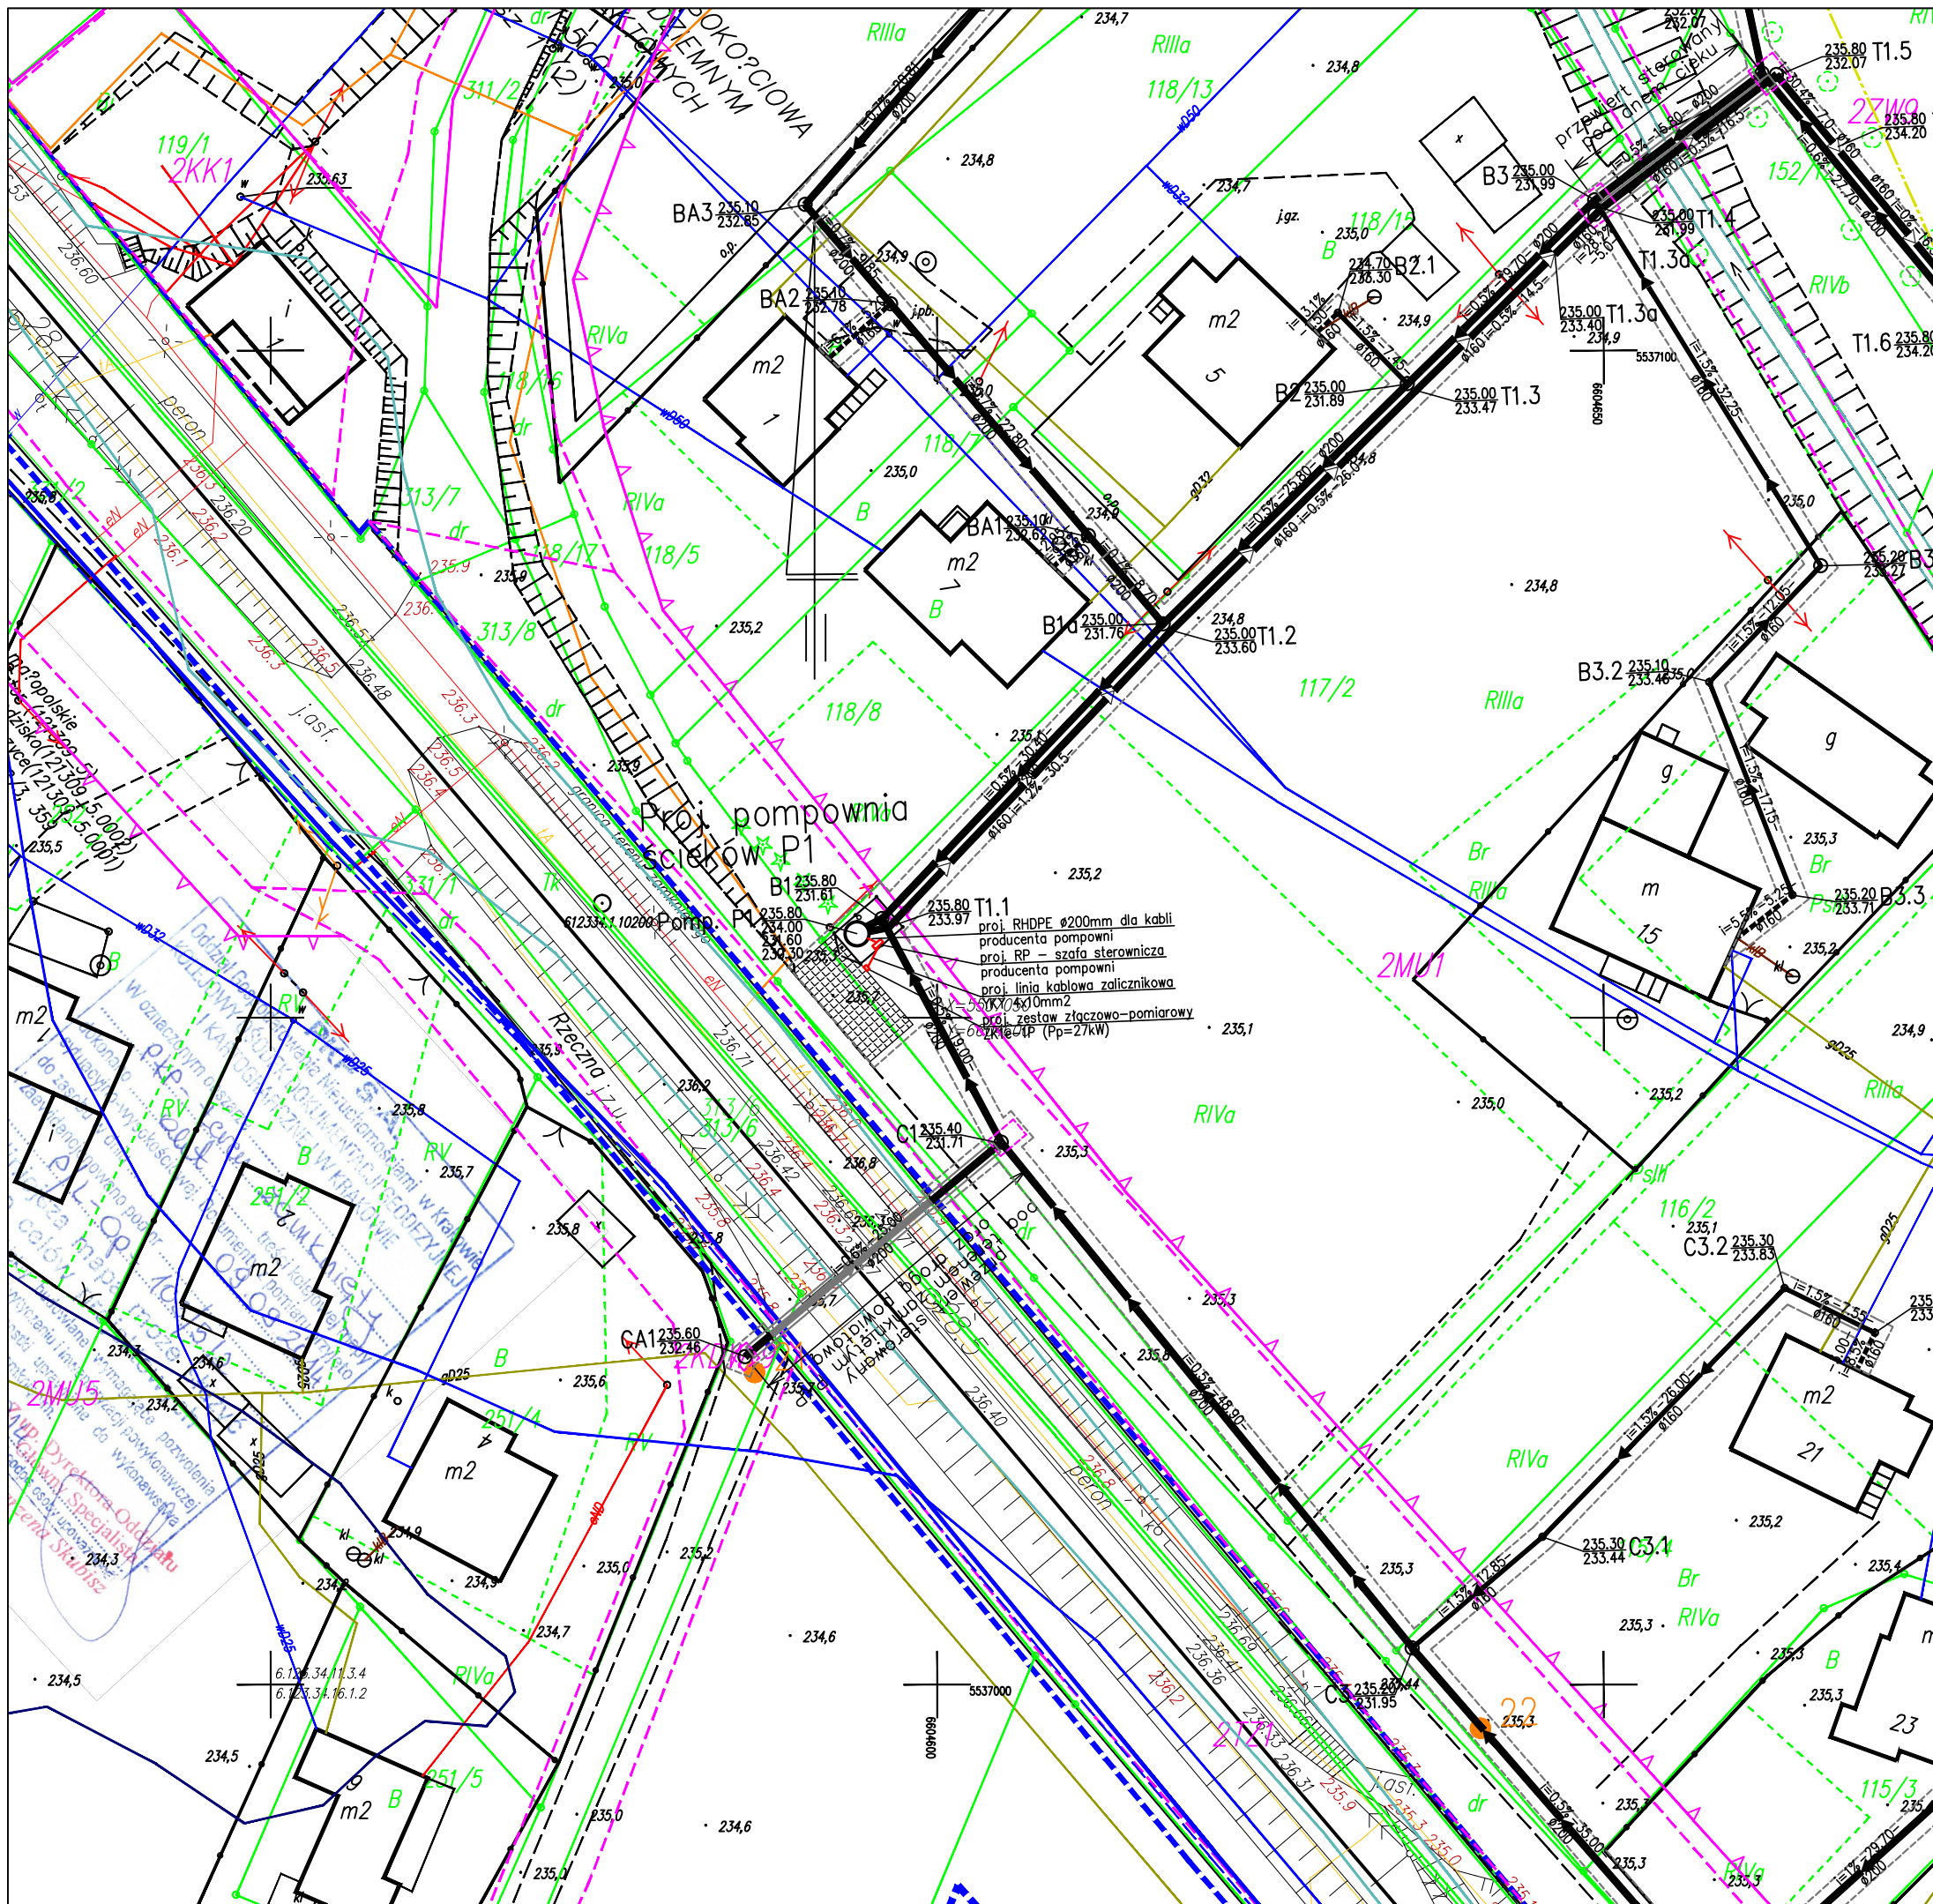






 <b>M.A.C.RO INŻYNIERIA</b> PRACOWNIA INŻYNIERSKA NIP 734-123-64-11 REGON 122880297 www.macroinzynieria.pl	<b>SIEDZIBA:</b> ul. Pułaskiego 92 33-380 Krynica-Zdrój	<b>BIURO:</b> os. Murownia 115 32-089 Bębło  email: macroinzynieria@onet.pl tel.: +48 501 314 408
PROJEKTOWANIE - KOSZTORYSOWANIE - NADZÓR		
<b>Nazwa i adres inwestycji:</b> "Budowa kanalizacji sanitarnej w miejscowości Grodzisko, Graboszyce, Laskowa gm. Zator." Zasilanie elektryczne pompowni (tłoczni) ścieków sanitarnych. Obiekt P1 i P2.		
<b>Inwestor:</b> Gmina Zator Plac Marszałka Józefa Piłsudskiego 1 32-640 Zator		
<b>Faza:</b> Projekt budowlany		
<b>Branża:</b> Elektryczna		
<b>Projektant:</b> mgr inż. Wiesław Korbanek upr. nr RP-Upr. 59/93 sieci elektr.  <b>Sprawdzający:</b> inż. Jerzy Pyk upr. nr RP-Upr. 28/93 sieci elektr.		
<b>Nazwa rysunku:</b> Projekt Zagospodarowania Terenu przepompowni P1.		
<b>Data opracowania:</b> wrzesień 2019r.	<b>Skala:</b> 1:500	<b>Nr rysunku:</b> 2.1

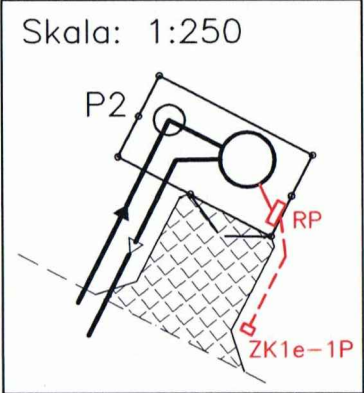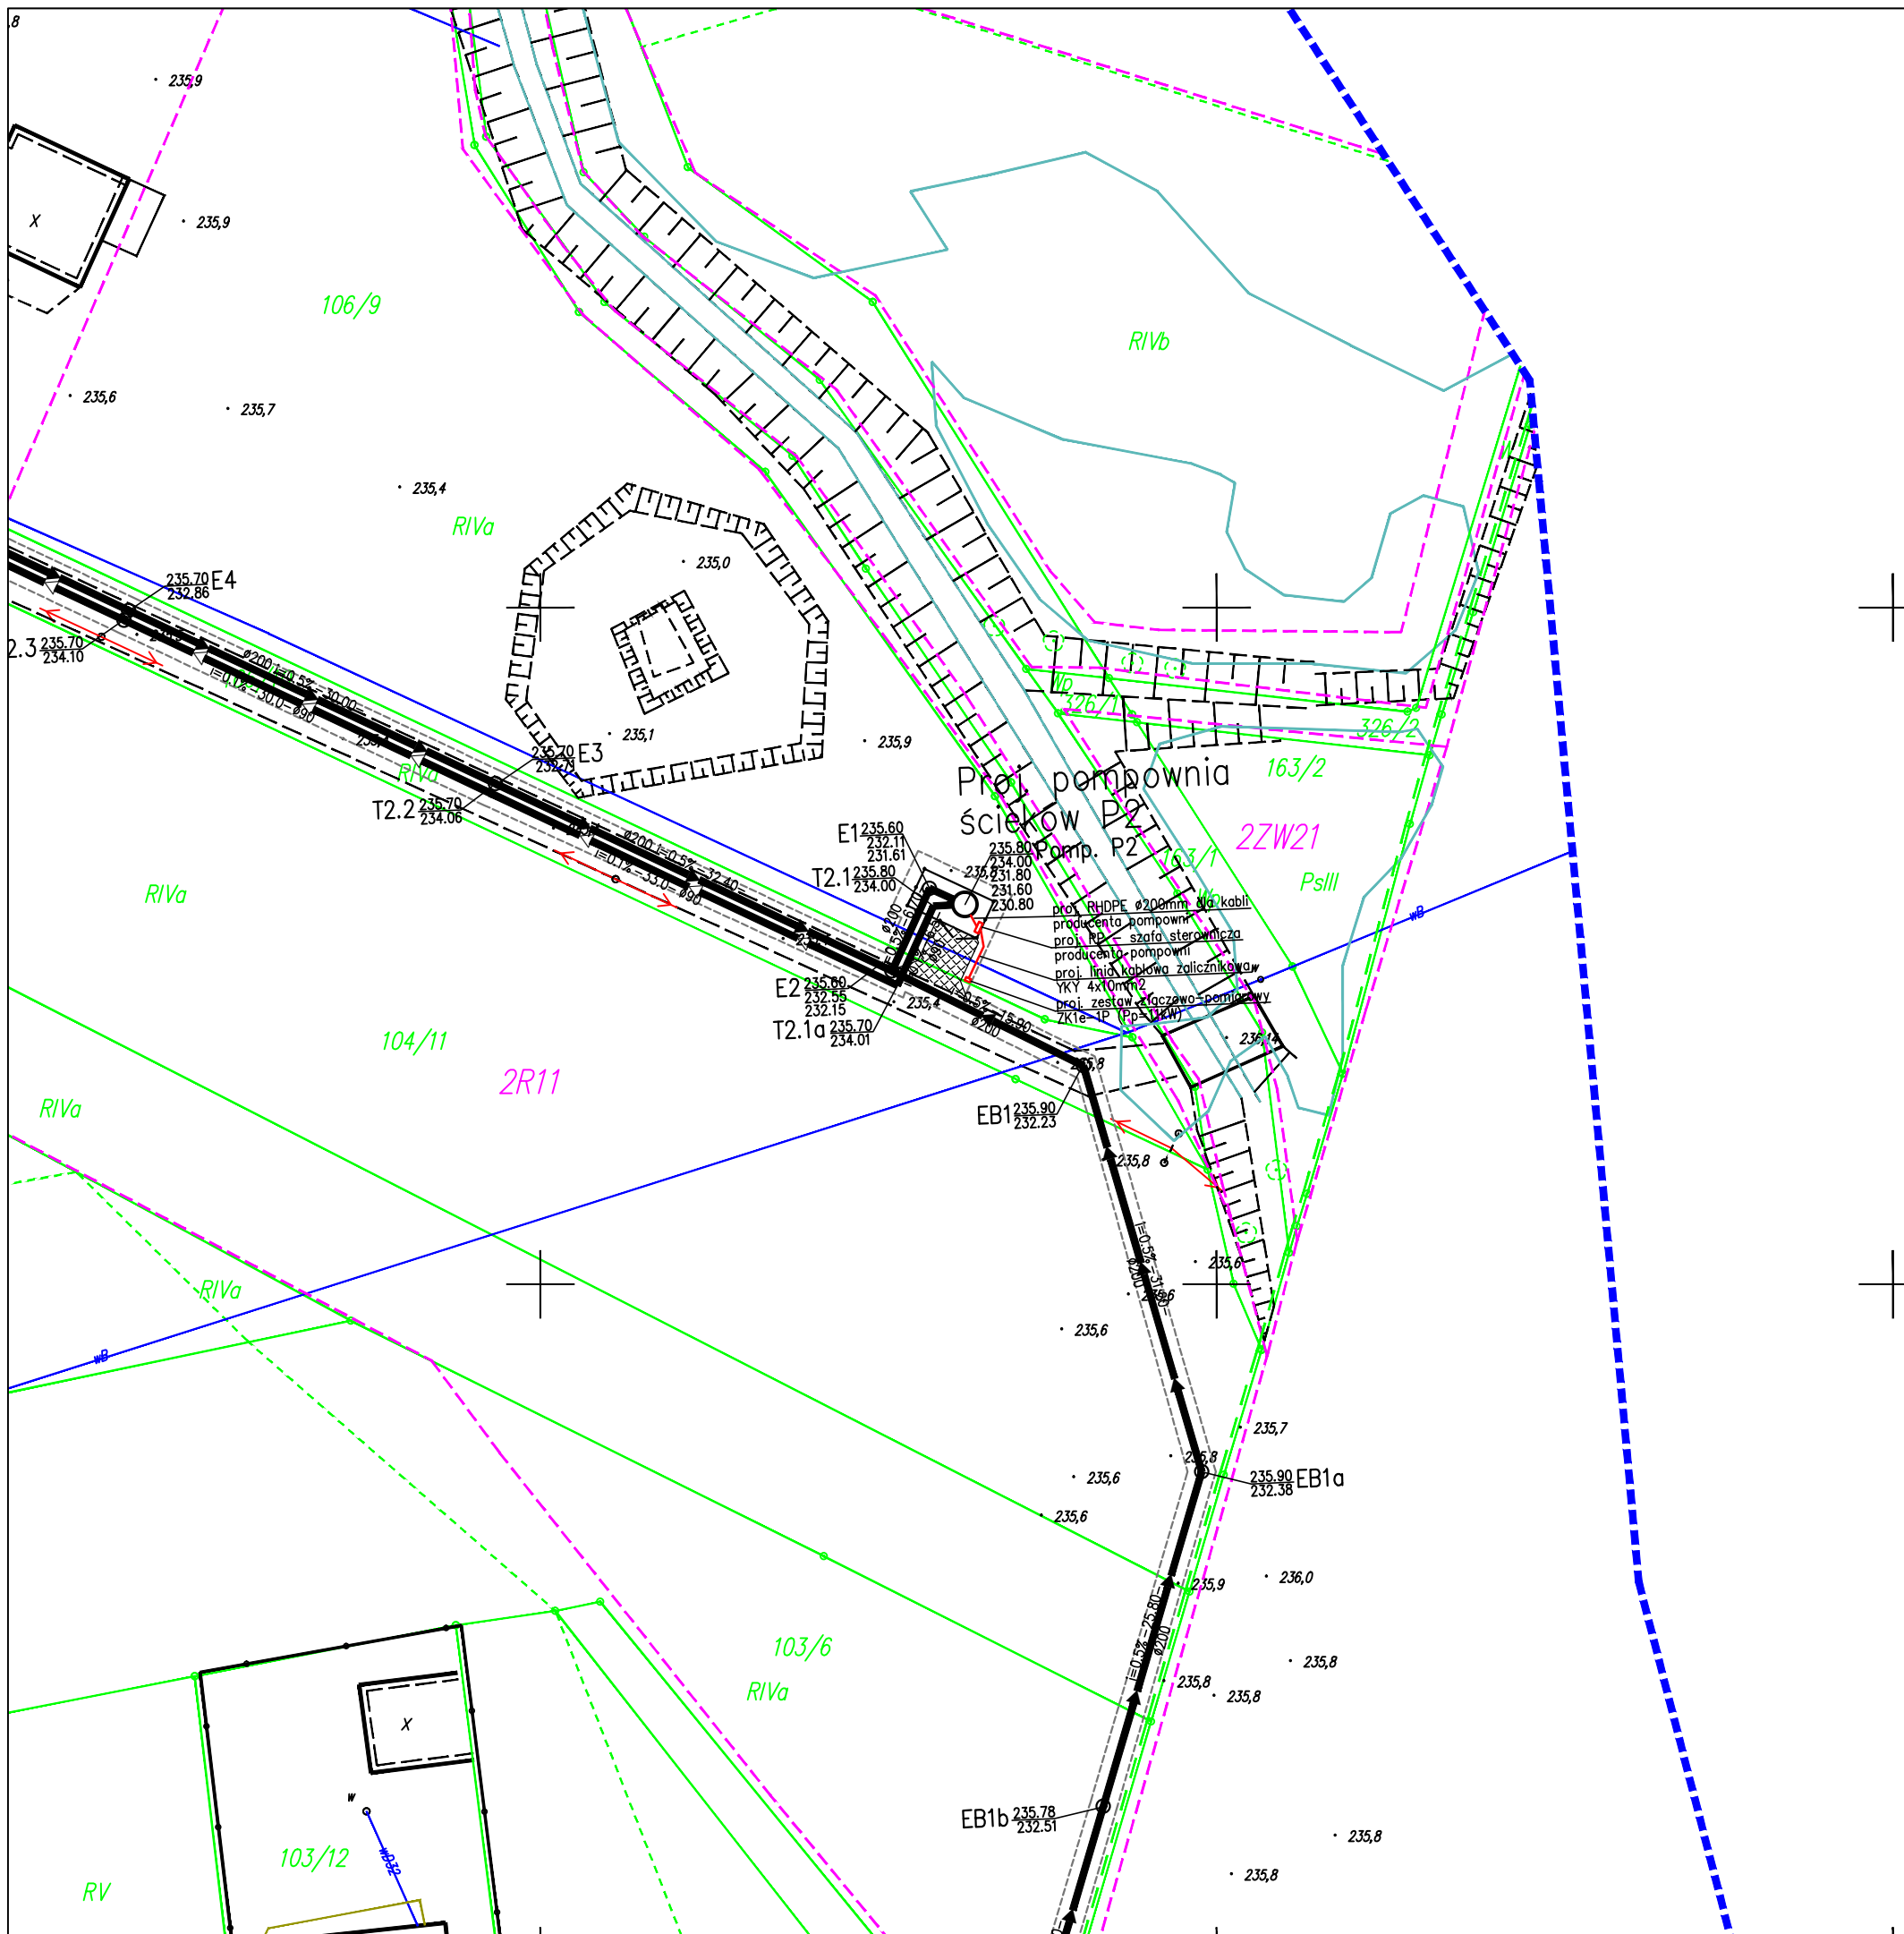



 <b>MA.C.RO INŻYNIERIA</b> PRACOWNIA INŻYNIERSKA NIP 734-123-64-11 REGON 122880297 www.macroinzynieria.pl	<b>SIEDZIBA:</b> ul. Pułaskiego 92 33-380 Krynica-Zdrój	<b>BIURO:</b> os. Murownia 115 32-089 Bębło
	email: macroinzynieria@onet.pl tel.: +48 501 314 408	
PROJEKTOWANIE - KOSZTORYSOWANIE - NADZÓR		
<b>Nazwa i adres inwestycji:</b> "Budowa kanalizacji sanitarnej w miejscowości Grodzisko, Graboszyce, Laskowa gm. Zator." Zasilanie elektryczne pompowni (tłoczni) ścieków sanitarnych. Obiekt P1 i P2.		
<b>Inwestor:</b> Gmina Zator Plac Marszałka Józefa Piłsudskiego 1 32-640 Zator		
<b>Faza:</b> Projekt budowlany		
<b>Branża:</b> Elektryczna		
<b>Projektant:</b> mgr inż. Wiesław Korbanek upr. nr RP-Upr. 59/93 sieci elektr.		
<b>Sprawdzający:</b> inż. Jerzy Pyk upr. nr RP-Upr. 28/93 sieci elektr.		
<b>Nazwa rysunku:</b> Projekt Zagospodarowania Terenu przepompowni P2.		
<b>Data opracowania:</b> wrzesień 2019r.	<b>Skala:</b> 1:500	<b>Nr rysunku:</b> 2.2




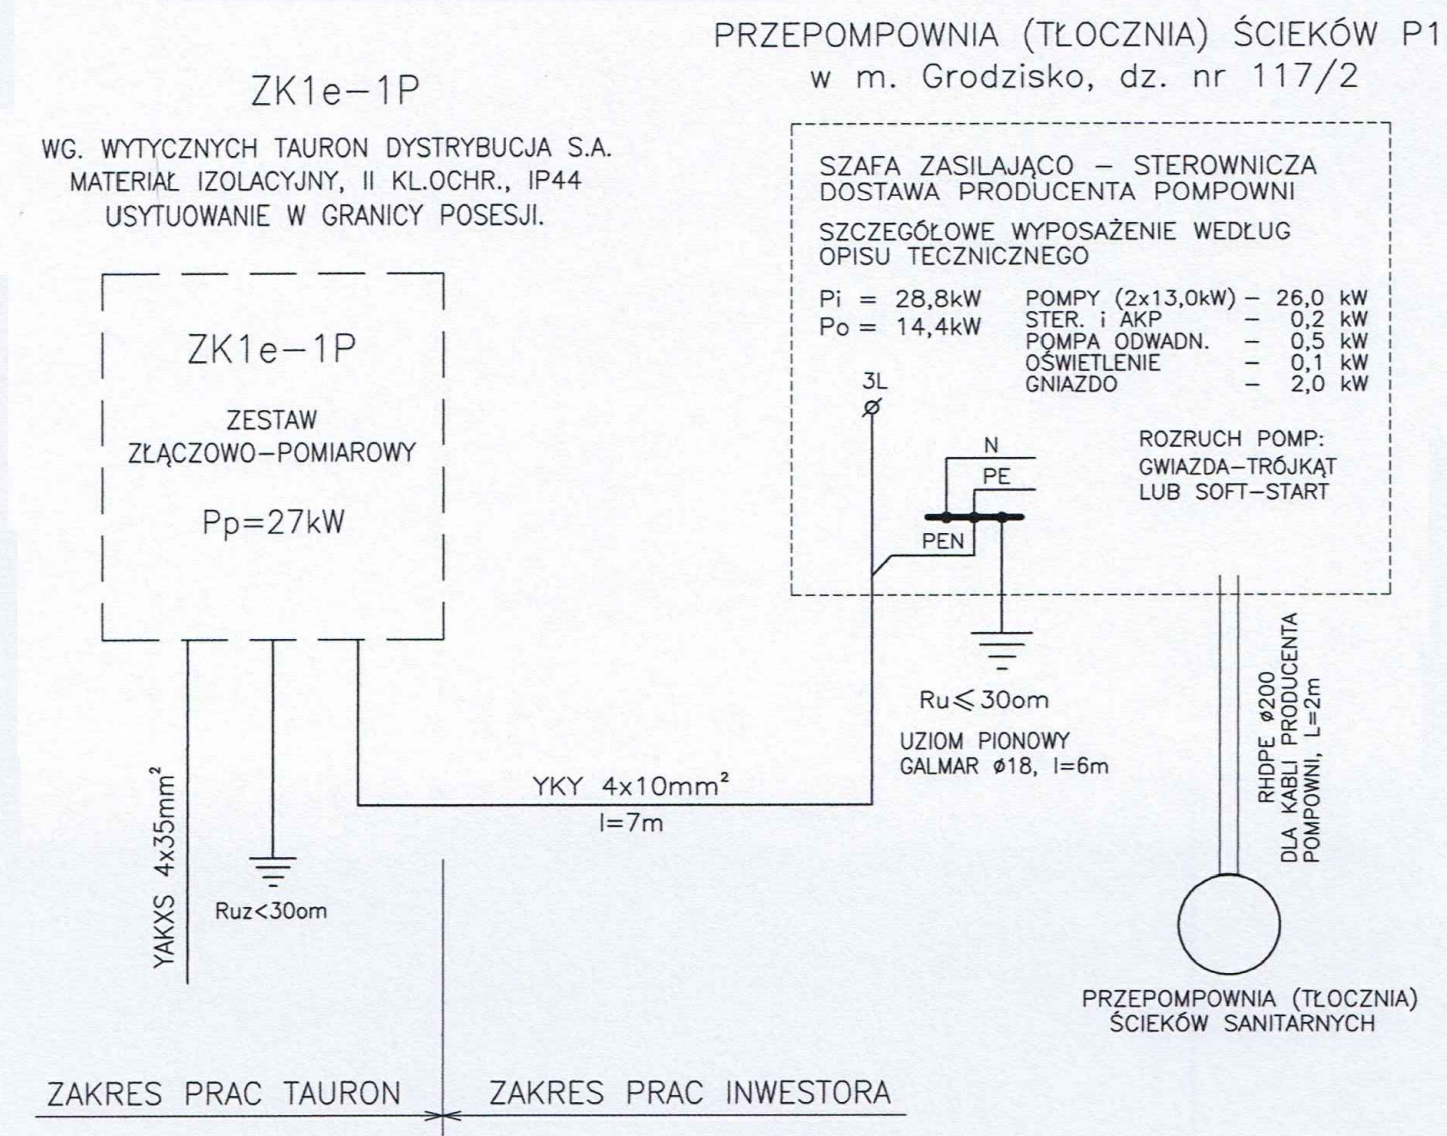

SAMOCZYNNE WYŁĄCZENIE ZASILANIA  
UKŁAD SIECI TN-C DLA PRZYŁĄCZA  
ORAZ TN-S DLA POMPOWNI

 <b>MA.C.RO INŻYNIERIA</b> PRACOWNIA INŻYNIERSKA	<b>SIEDZIBA:</b> ul. Pułaskiego 92 33-380 Krynica-Zdrój	<b>BIURO:</b> os. Murownia 115 32-089 Bębło
NIP 734-123-64-11 REGON 122880297 www.macroinzynieria.pl	email: macroinzynieria@onet.pl tel.: +48 501 314 408	
PROJEKTOWANIE - KOSZTORYSOWANIE - NADZÓR		
<b>Nazwa i adres inwestycji:</b> "Budowa kanalizacji sanitarnej w miejscowości Grodzisko, Graboszyce, Laskowa gm. Zator." Zasilanie elektryczne pompowni (tłoczni) ścieków sanitarnych. Obiekt P1 i P2.		
<b>Inwestor:</b> Gmina Zator Plac Marszałka Józefa Piłsudskiego 1 32-640 Zator		
<b>Faza:</b> Projekt budowlany		
<b>Branża:</b> Elektryczna		
<b>Projektant:</b> mgr inż. Wiesław Korbanek upr. nr RP-Upr. 59/93 sieci elektr.		
<b>Sprawdzający:</b> inż. Jerzy Pyk upr. nr RP-Upr. 28/93 sieci elektr.		
<b>Nazwa rysunku:</b> Schemat zasilania przepompowni P1.		
<b>Data opracowania:</b> wrzesień 2019r.	<b>Skala:</b> -	<b>Nr rysunku:</b> 3.1



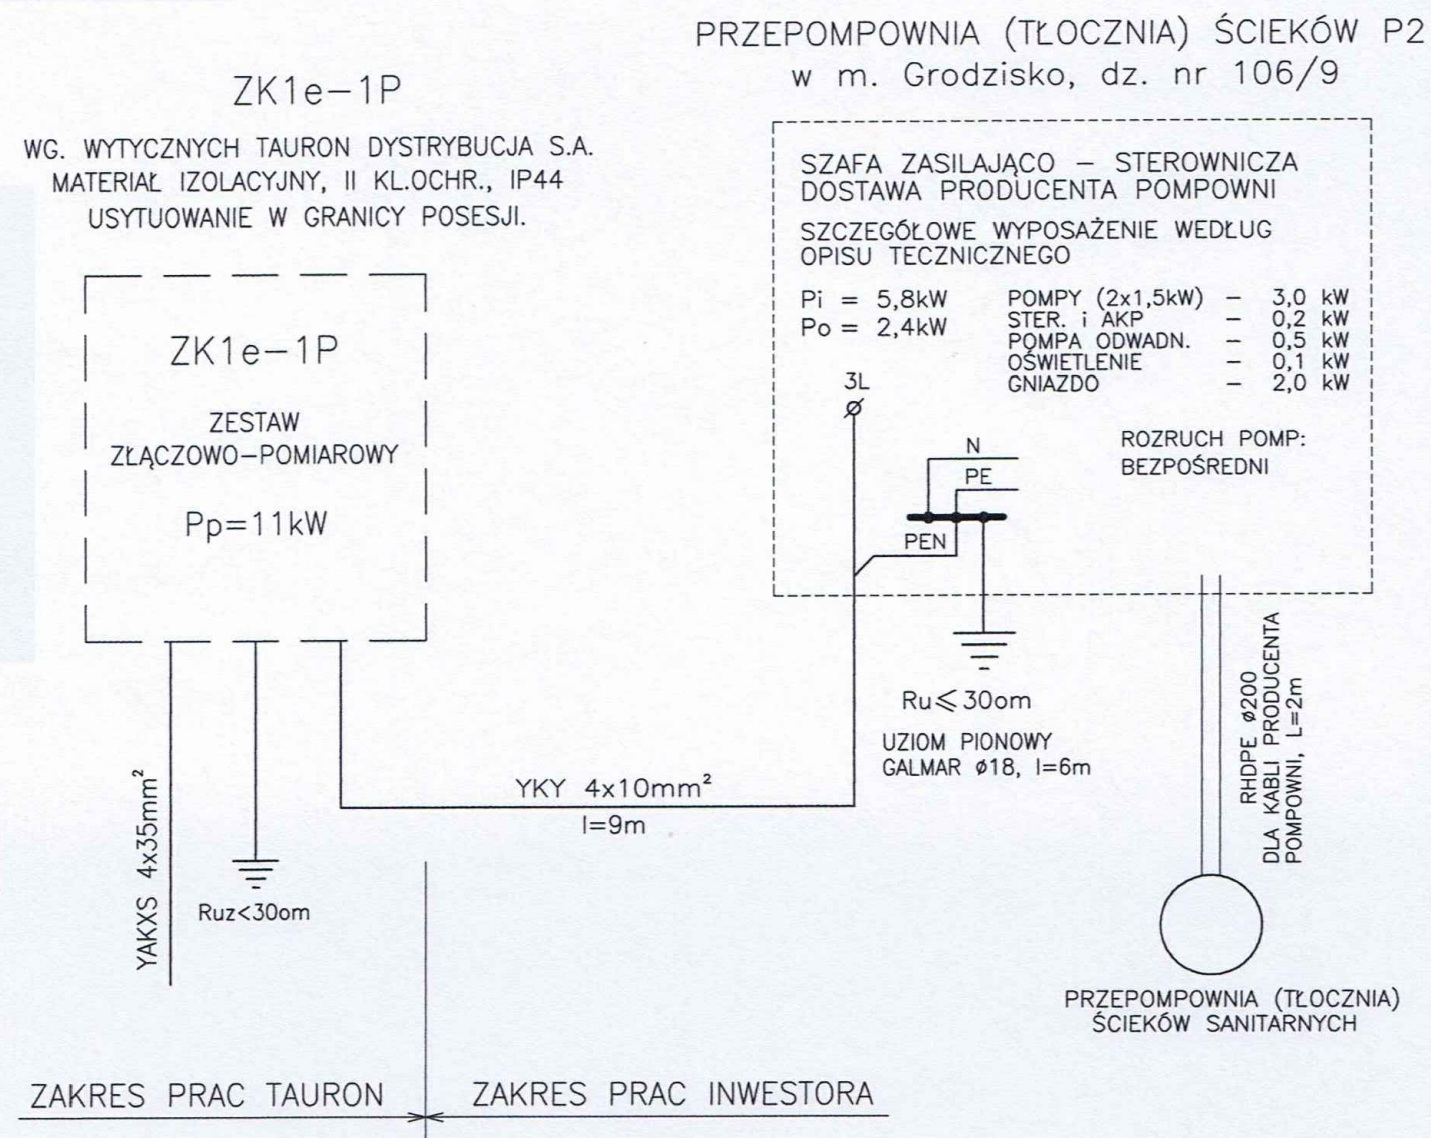

SAMOCZYNNE WYŁĄCZENIE ZASILANIA  
UKŁAD SIECI TN-C DLA PRZYŁĄCZA  
ORAZ TN-S DLA POMPOWNI

**MA.C.RO INŻYNIERIA**  
PRACOWNIA INŻYNIERSKA

**SIEDZIBA:**  
ul. Pułaskiego 92  
33-380 Krynica-Zdrój

**BIURO:**  
os. Murownia 115  
32-089 Bębło

NIP 734-123-64-11  
REGON 122880297  
www.macroinzynieria.pl

email: macroinzynieria@onet.pl  
tel.: +48 501 314 408

PROJEKTOWANIE - KOSZTORYSOWANIE - NADZÓR

**Nazwa i adres inwestycji:**

"Budowa kanalizacji sanitarnej w miejscowości  
Grodzisko, Graboszyce, Laskowa gm. Zator."  
Zasilanie elektryczne pompowni (tłoczni) ścieków  
sanitarnych. Obiekt P1 i P2.

**Inwestor:**

Gmina Zator  
Plac Marszałka Józefa Piłsudskiego 1  
32-640 Zator



**Faza:**

Projekt budowlany

**Branża:**

Elektryczna

**Projektant:**

mgr inż. Wiesław Korbanek  
upr. nr RP-Upr. 59/93 sieci elektr.

**Sprawdzający:**

inż. Jerzy Pyk  
upr. nr RP-Upr. 28/93 sieci elektr.

**Nazwa rysunku:**

Schemat zasilania przepompowni P2.

**Data opracowania:**  
wrzesień 2019r.

**Skala:**  
-

**Nr rysunku:**  
3.2